


ORIENTACJA 1 : 10 000

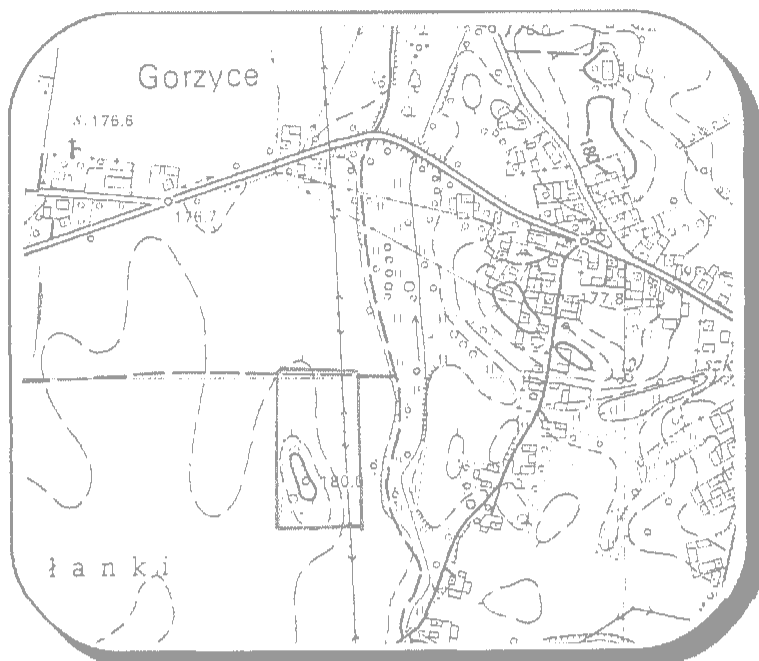

Mapa do celów projektowych
powstała na podstawie przeskalowania mapy
zasadniczej i pomiaru w terenie

Mapa zasad. nr 164.312.13 (rob. 850)

Skala 1 : 500

Wieś Gorzyce gm. Żabno

Działki nr 1232/2, 1233/5 i inne

Układ współrzędnych : "65"

Poziom odniesienia „Kronsztadt 1960”

Stan na gruncie – listopad 2007r.

PRZEDSIĘBIORSTWO
Usług Geodezyjnych i Kartograficznych
„MAGDALENA GACON”
ul. Batalionów Czerwonych 65
33-101 TARNÓW tel. 626-77-62
NIP: 873-102-26-58 REGON: 85088997

STAROSTWO POWIATOWE W TARNÓWIE
Wydział Geodezji, Katastru i Gospodarki Nieruchomościami
Polskiego Ośrodka Dokumentacji Geodezyjnej i Kartograficznej
W obszarze oznaczonym linią
dokonano aktualizacji treści mapy zasadniczej.
Dokumentacja geodezyjna tego przebiegu
poproszenia nr 3902/13-5104
Niniejsza mapa może służyć do celów ewidencyjnych.
Projektowane zabudowania wymagają pozwolenia na osi-
dowe podjęcie wytyczenia i konserwacji pomiarowej
przez jednostki upoważnione do samostanowienia metod pomiarowych.
12 GRU 2007
Tarnów, gm. STAROSTA

mgr inż. Robert Kiełkiewicz
Kierownik Wydziału Geodezji, Katastru i Gospodarki Nieruchomościami
Powiatowego Ośrodka Dokumentacji Geodezyjnej i Kartograficznej

**PROJEKT ZAGOSPODAROWANIA TERENU
STACJI UZDATNIANIA WODY W GORZYCACH
GORZYCE, GM. ŻABNO
DZ. NR 1217/2, 1218/2, 1219/4, 1232/2, 1233/5,
1233/7, 1233/9, 1233/11, 1233/13, 1233/16**

ROZLICZENIE POWIERZCHNI DZIAŁEK INWESTYCJI:

POWIERZCHNIA OGRODZONA	6069,9m ²
POWIERZCHNIA OBIEKTÓW KUBATUROWYCH	418,6m ²
POWIERZCHNIA PROJ. ZBIORNIKA	113,5m ²
POWIERZCHNIA POLETEK OSADOWYCH	321,6m ²
POW. NAWIERZCHNI UTWARDZONYCH	1839,4m ²
POWIERZCHNIA TERENÓW ZIELONYCH	3376,8m ²

LEGENDA:

- PROJ. KABEL ELEKTR.
- PROJ. WODA
- PROJ. KANALIZACJA
- PROJ. RUROCIĄG POWIETRZA
- PROJ. RUROCIĄG KOAGULANTA
- ZWU PROJ. ZBIORNIK WSTĘPNEGO UZDATNIANIA
- SW PROJ. STUDZIENKA WODOMIERNICZOWA
- BF ISTN. BUDYNEK FILTRÓW-
- GŁÓWNY BUDYNEK SUW-MODERNIZACJA
- ZO ISTN. ZAGĘSZCZACZ OSADÓW-
- WYPOSAŻYĆ W POMPY ZATAPIALNE
- PO ISTN. POMPOWNI OSADÓW-DO LIKWIDACJI

Conner PROJEKTOWANIE I USŁUGI TECHNICZNE
33-100 TARNÓW, UL. WAŁOWA 34

NAZWA I ADRES OBIEKTU:
REMONT I PRZEBUDOWA STACJI UZDATNIANIA
WODY W GORZYCACH GM. ŻABNO
Inwestor: GMINA ŻABNO

PRZEDMIOT RYSUNKU:
PROJEKT ZAGOSPODAROWANIA TERENU

PROJEKTOWAŁ: MGR INŻ. PIOTR BAKA Nr ewid. 371/2000 MGR INŻ. GRZEGORZ FURMAŃSKI NBUA 7342/43/98	DATA/PODPIS: 12.2007
--	-------------------------

SPRAWDZIŁ: MGR INŻ. PAWEŁ KUBICZ Nr PG-VI/1/7342/129,130/93 MGR INŻ. ALFRED WAŻNY Nr 44/1w/76	DATA/PODPIS: 12.2007
---	-------------------------

OPRACOWAŁ: MGR INŻ. MAGDALENA GACON MGR INŻ. MARTA DAMASIEWICZ-MARCINEK MGR INŻ. LUKASZ KOCIUBA INŻ. ANNA MARCINEK	DATA/PODPIS: 12.2007
--	-------------------------

DATA: 12.2007	SKALA: 1:500	NR RYS.: 01
------------------	-----------------	----------------

